



河南省城乡建筑设计院有限公司  
HENAN URBAN & RURAL ARCHITECTURAL DESIGN INSTITUTE OF HENAN PROVINCE CO., LTD.

建筑工程、市政道路 甲级 证书号 A141009022  
城乡规划 甲级 证书号 自资规甲字 21410254  
风景园林工程 甲级 证书号 A141009022  
市政行业、建筑行业（人防工程）乙级 证书号 A241009029  
农业工程（农业综合开发生态工程）乙级 证书号 A241009029

附 注  
NOTES

出图专用章  
ISSUE


未经加盖本单位出图专用章，本图无效。

注册师用章  
CHARTERED ARCHITECT/ENGINEER

|                           |     |  |
|---------------------------|-----|--|
| 审 定<br>APPROVED BY        | 林 浩 |  |
| 审 核<br>VERIFIED BY        | 曲有彩 |  |
| 项目负责人<br>PROJECT CHIEF    | 桂 美 |  |
| 专业负责人<br>DISCIPLINE CHIEF | 桂 美 |  |
| 校 对<br>CHECKED BY         | 高萌萌 |  |
| 设 计<br>DESIGNED BY        | 桂 美 |  |

|                    |  |              |  |
|--------------------|--|--------------|--|
| 会 签<br>COUNTERSIGN |  |              |  |
| 建 筑<br>ARCH.       |  | 暖 通<br>HVAC  |  |
| 结 构<br>STRUCT.     |  | 电 气<br>ELEC. |  |
| 给排水<br>PLUMBING    |  |              |  |

|                     |                  |                     |           |
|---------------------|------------------|---------------------|-----------|
| 工程名称<br>PROJECT     | 上街区方顶驿公用<br>设施项目 |                     |           |
| 子项名称<br>SUB PROJECT | 污水处理站            |                     |           |
| 图 名<br>DRAWING NAME | 水力流程图            |                     |           |
| 专 业<br>DISCIPLINE   | 工 艺              | 合同号<br>CONTRACT NO. | 20201024  |
| 阶 段<br>STAGE        | 施工图              | 设计号<br>PROJECT NO.  | 201024-02 |
| 图 号<br>DRAWING NO.  | S-GY-03          | 版 次<br>REV NO.      | 第03版      |
| 总张数<br>PAGES        | 共08张             | 日 期<br>DATE         | 2025. 02  |

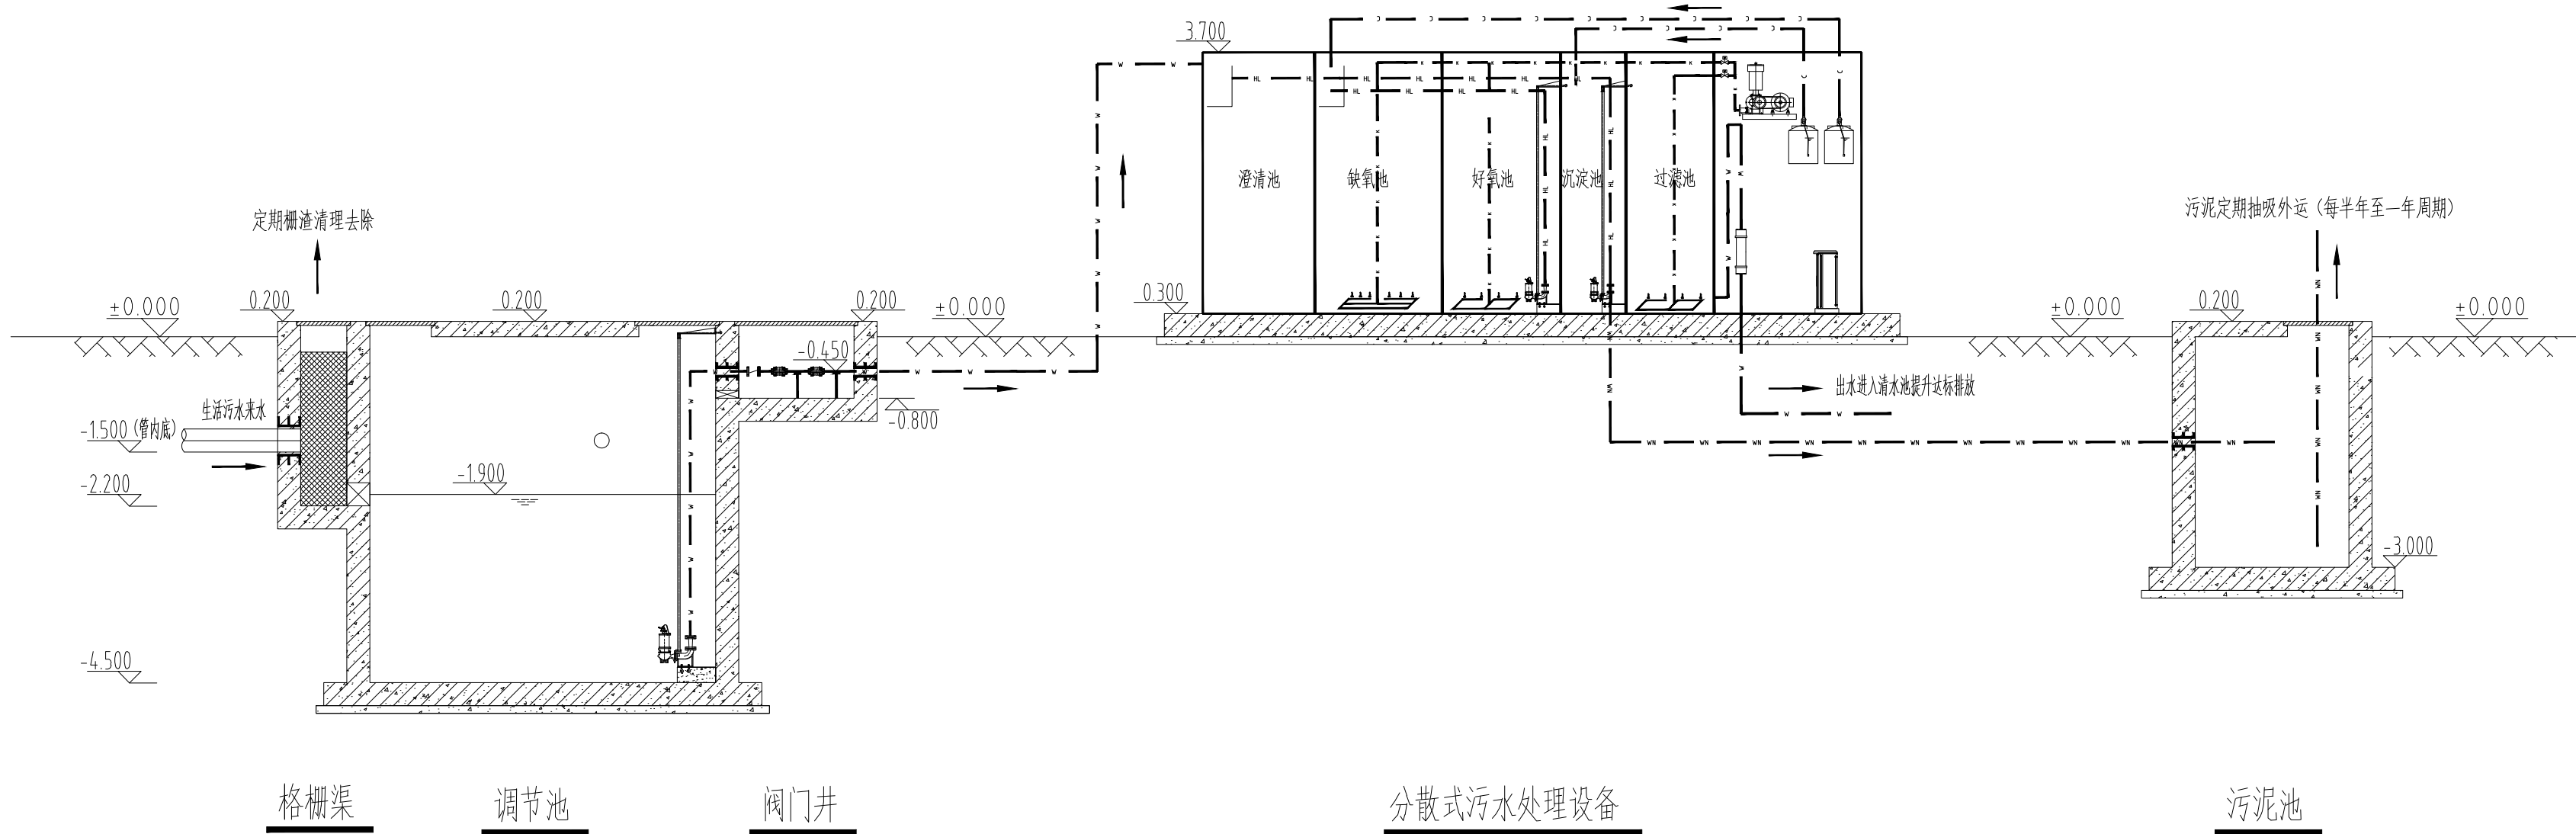

工艺流程图 1:100

流程图说明：1、图纸中标高为相对标高，均以m为单位，其余以mm计入；  
2、室外地面的相对标高为±0.000m。  
3、流程图仅供流程说明示意，具体设备及尺寸应参考单体图。

|    |           |      |
|----|-----------|------|
| 序号 | 线型        | 管线   |
| 1  | — · — · — | 污水管线 |
| 2  | — — — — — | 污泥管线 |
| 3  | — · — · — | 回流管线 |
| 4  | — · — · — | 空气管线 |
| 5  | — · — · — | 加药管线 |

